


LEGENDA:

- c - projektowana sieć ciepłownicza
- według innego opracowania (Pozwolenie na budowę Decyzja nr 274/2016 z dnia 27.09.2016)
- zakres opracowania
- istniejące kable telekomunikacyjne
- istniejące kable elektroenergetyczne
- istniejąca kanalizacja sanitarna
- istniejący wodociąg
- istniejąca kanalizacja deszczowa

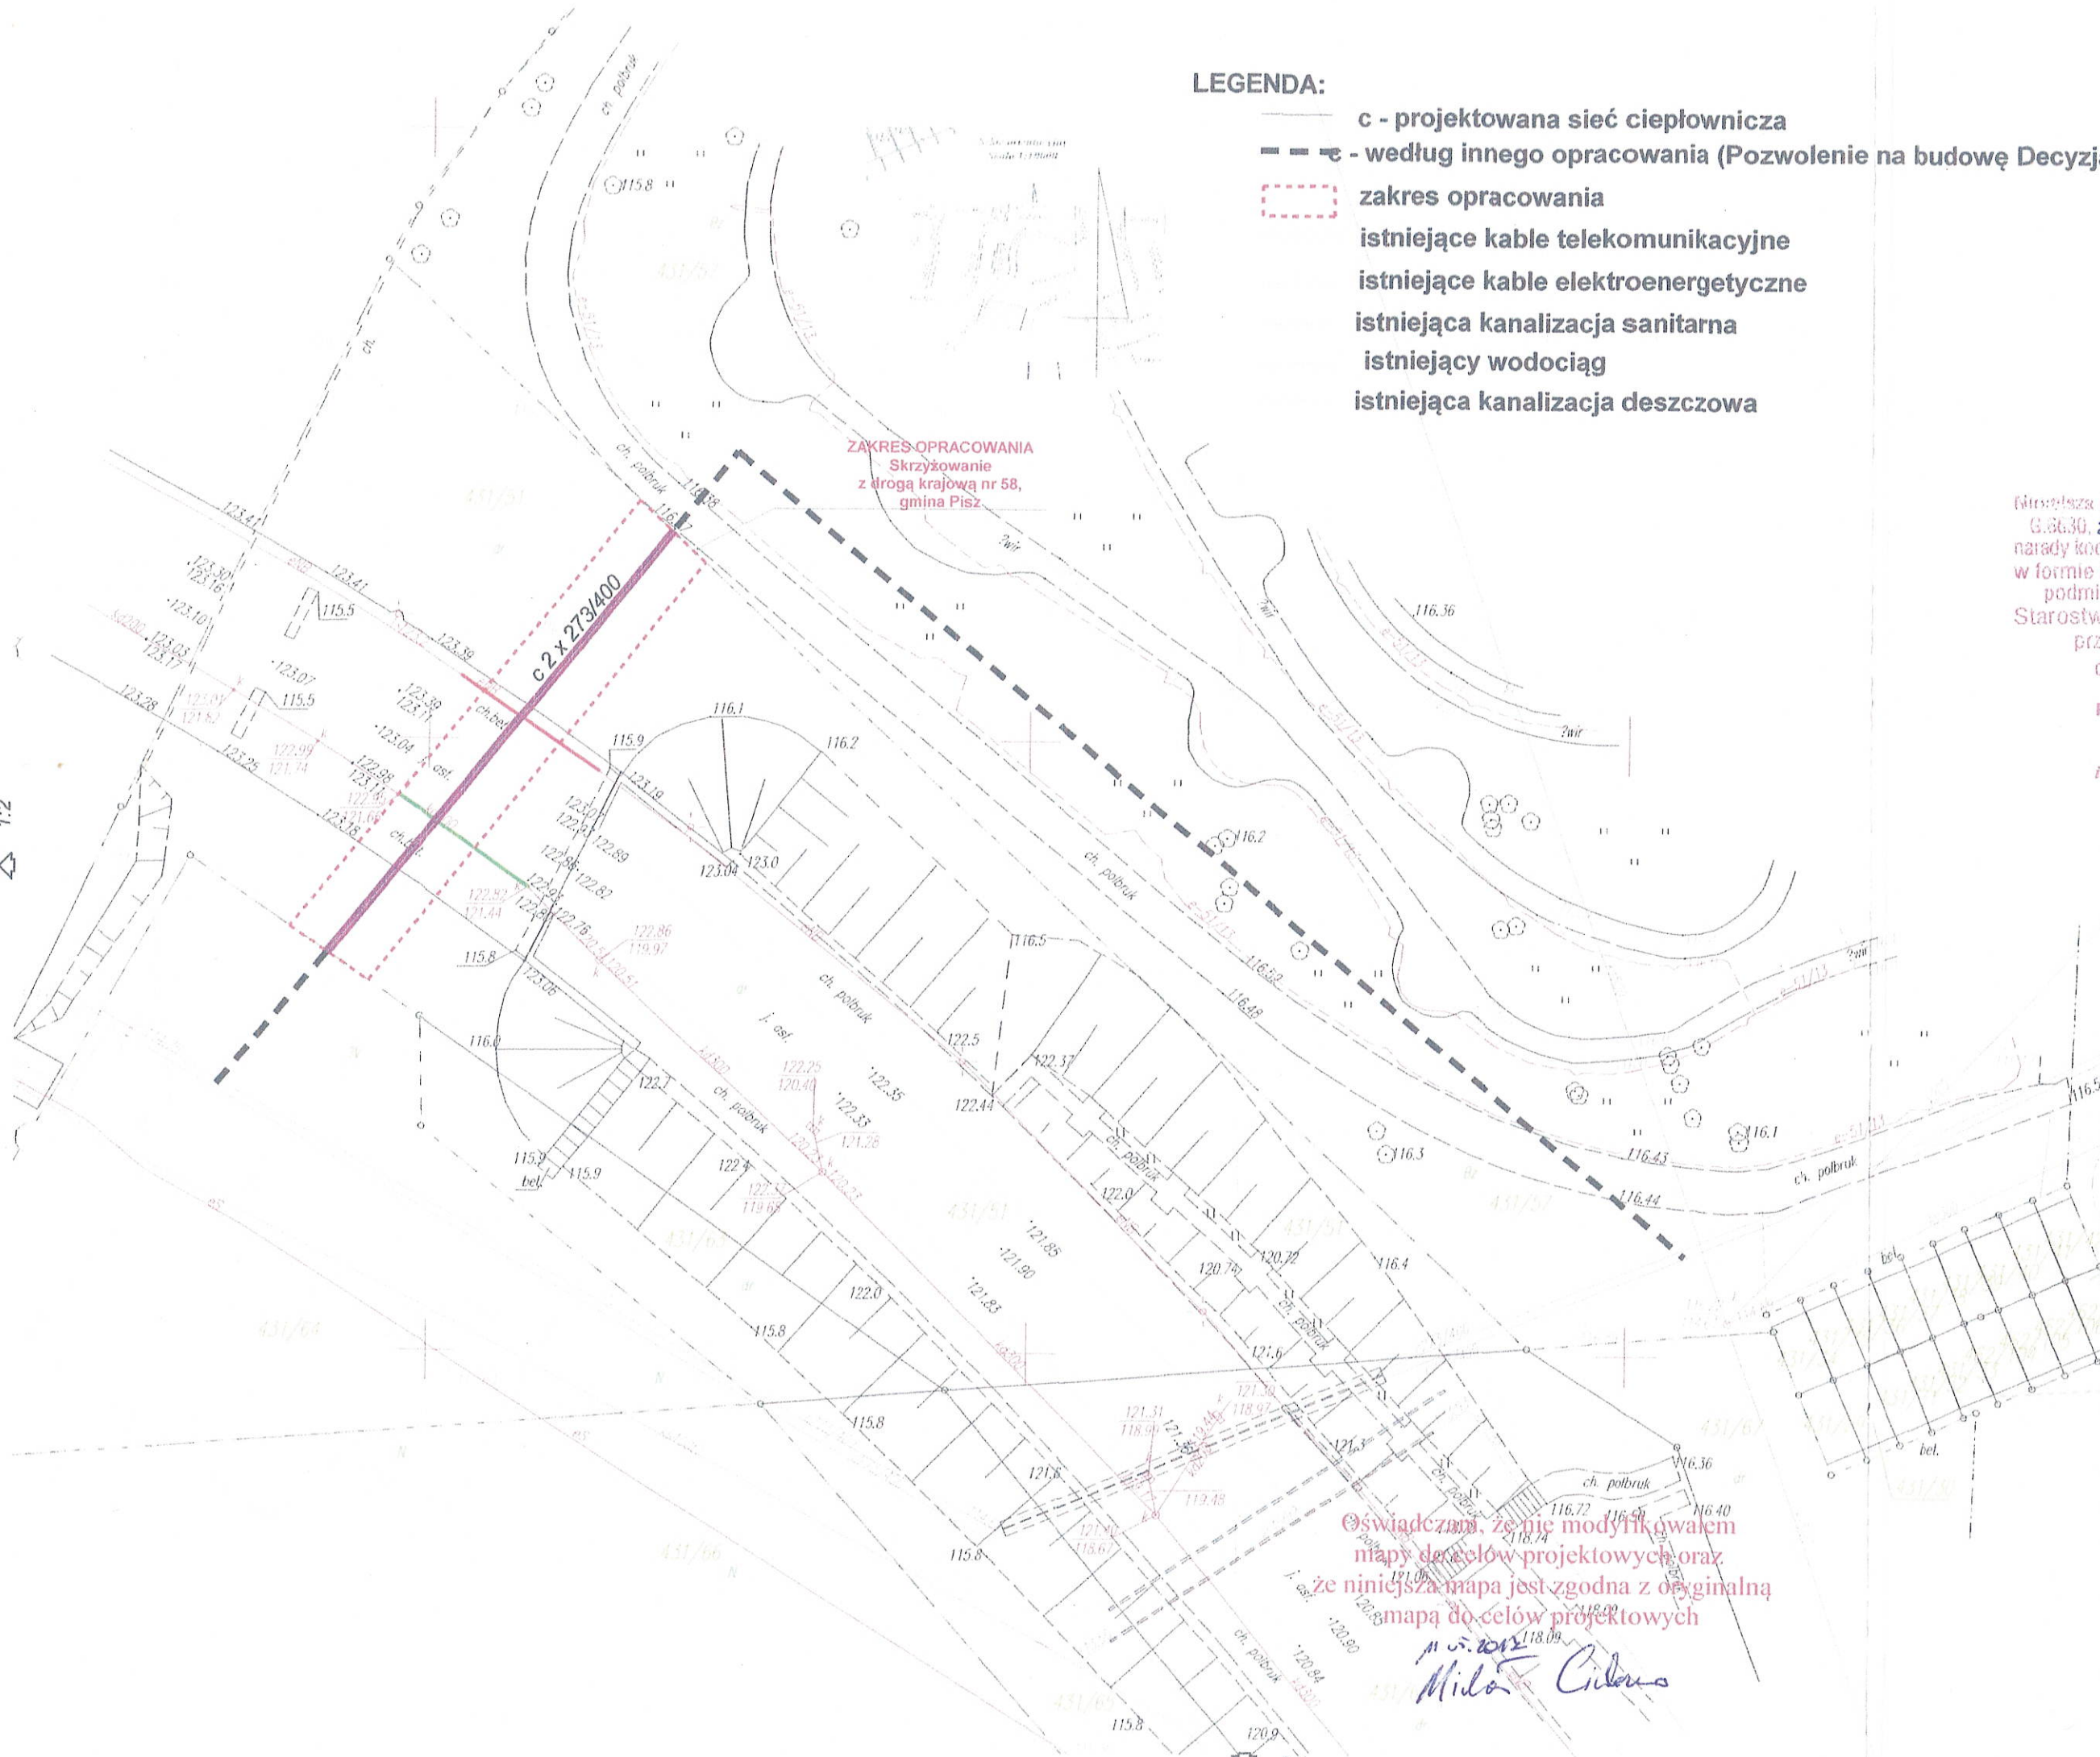

Niniejsza dokumentacja oznaczona nr G.6630.86.2017, była przedmiotem narady koordynacyjnej przeprowadzonej w formie zebrania zainteresowanych podmiotów, która odbyła się w Starostwie Powiatowym w Piszcu przy ul. Warszawskiej 1

dnia 2017-05-25
Z IM. STAROSTY
PRZEWODNICZĄCY NARADY
KOORDYNACYJNEJ
inż. Dorota Płochocka-Siejwa

Oświadczam, że nie modyfikowałem mapy do celów projektowych oraz że niniejsza mapa jest zgodna z oryginalną mapą do celów projektowych

11.05.2017
Michał Ciulak

Firma	INWIDOPROJEKT MICHAŁ CIULAKO ul. WISNIEGO 125 12-200 PISZ	Adres obiektu	Działka o nr geod. 431/51 Przebieg sieci w warmińsko-mazurskim powiecie Powiat: Pisz Okręg: Pisz
Nazwa obiektu	SIEĆ CIEPŁOWNICZA NA SKRZYŻOWANIU Z DROGĄ KRAJOWĄ NR 58 W MIEJSCOWOŚCI PISZ	Podpis	Nr rys RYS. 1
Tytuł rysunku	PROJEKT ZAGOSPODAROWANIA TERENU	Data 11.05.2017	
Projektant	mgr inż. Michał Ciulak	Skala 1:500	
Investor	PRZEDSIĘBIORSTWO ENERGETYKI CIEPŁEJ.SP. z o.o.	Uprawnienia budowlane do projektowania i kierowania robotami budowlanymi, bez ograniczeń w specjalności instalacyjnej w zakresie sieci, instalacji i urządzeń elektrycznych, wentylacyjnych, gazowych, wodociągowych i kanalizacyjnych. Nr ewidencyjny WAM.003.174.05.14	

za zgodność z oryginałem
dnia 30.05.2017 podpis... 10 27