


Mapa do celów projektowych
Skala 1 : 500

Woj.: warm.-mazurskie
Powiat: piski
Gmina : 281603_4 Pisz
Obręb: 0002 PISZ 2
Ul. Dworcowa
Nr rob. 6089/21/2018
G.6642.1.833.2018
Mapa aktualna na dzień 03.08.2018r.
zakres opracowania
Siatka kwadratów układ 2000
Układ wysokościowy Kronsztad 60
Mapa została wykonana bez badania służebności gruntowych.

Niniejsza dokumentacja oznaczona nr G.6630.223.2018, była przedmiotem narady koordynacyjnej przeprowadzonej w formie zebrania zainteresowanych podmiotów, która odbyła się w Starostwie Powiatowym w Pisz przy ul. Warszawskiej 10 dnia 03.08.2018 r.

Z up. STAROSTY
PRZEWODNICZĄCY NARADY
KOORDYNACYJNEJ


inż. Dorota Płochocka-Siejwa

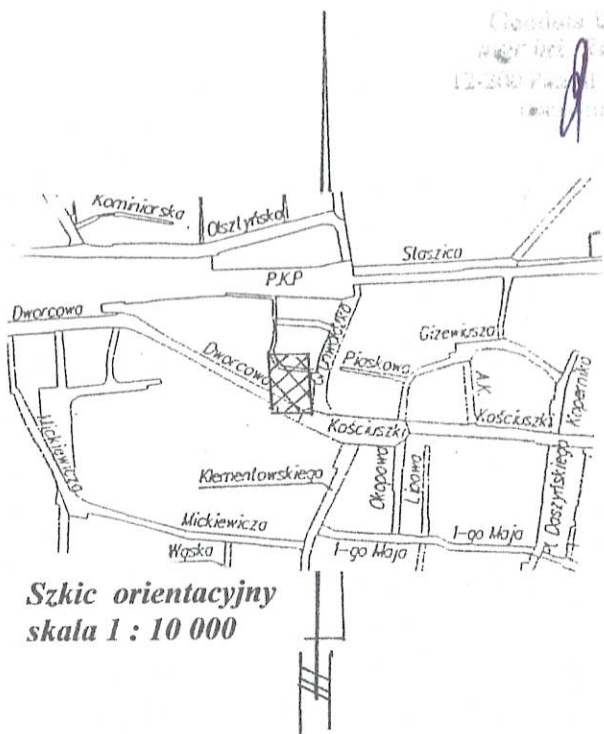

Szkic orientacyjny
skala 1 : 10 000

Wzrostki i inne rośliny, które zostały usunięte z terenu, zostały zastąpione przez nowe sadzonki. Wzrostki i inne rośliny, które zostały usunięte z terenu, zostały zastąpione przez nowe sadzonki.

2018-08-08

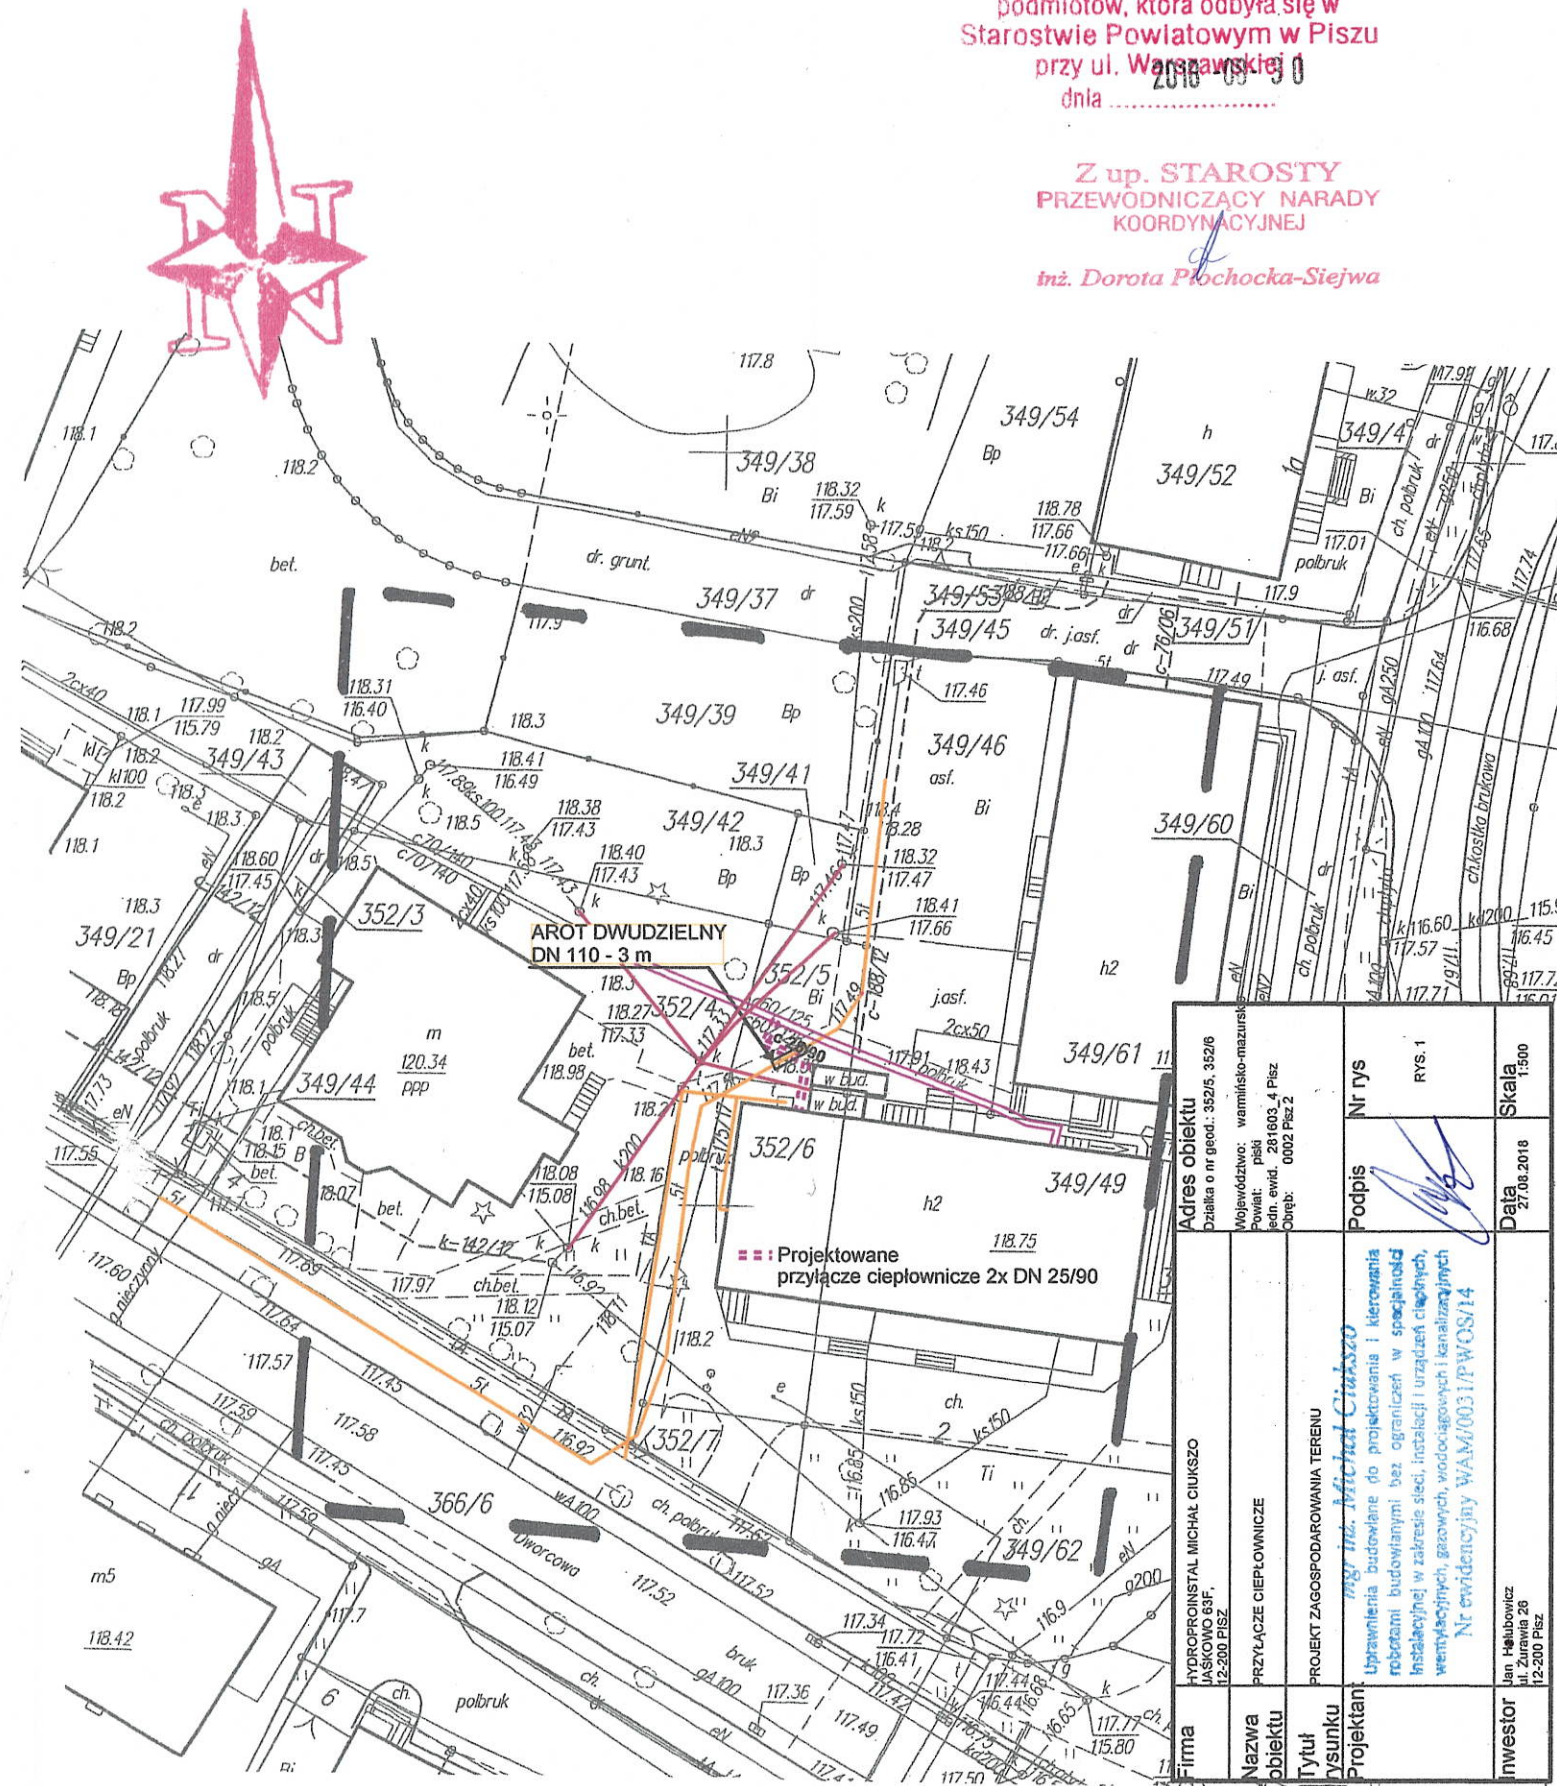

Firma HYDROPRINISTAL MICHAŁ CIURKSO JASZKOWO 63F, 12-200 PISZ	Nazwa obiektu PRZYŁĄCZE CIEPŁOWNICZE	Adres obiektu Działka o nr geod.: 352/6, 352/8 Województwo: warmińsko-mazurskie Powiat: piski edn. ewid.: 281603_4 Pisz Obręb: 0002 Pisz 2	Podpis inż. Michał Ciurkso	Nr rys. RYS. 1	Skala 1:500
Tytuł rysunku PROJEKT ZAGOSPODAROWANIA TERENU	Projektant inż. Michał Ciurkso	Opis Uprawnienia budowlane do projektowania i kierowania robotami budowlanymi bez ograniczeń w specjalności instalacyjnej w zakresie sieci, instalacji i urządzeń cieplnych, wentylacyjnych, gazowych, wodociagowych i kanalizacyjnych Nr ewidencyjny WAM/0031/P/WOS/14	Data 27.08.2018	Investor Jan Hełubowicz ul. Zurawia 2B 12-200 Pisz	